



QUADRO DE ÁREAS	
ÁREA PAVIMENTO TERREO GINÁSIO	1.989,29m²
ÁREA RESERVATÓRIO	35,53m²
<b>ÁREA TOTAL DA EDIFICAÇÃO</b>	<b>1.619,62m²</b>

LEGENDA	
	PLACA FOTOLUMINESCENTE DE SINALIZAÇÃO DE ABANDONO DE LOCAL
	PLACA FOTOLUMINESCENTE DE SINALIZAÇÃO DE ABANDONO DE LOCAL
	LUMINARIA TIPO BLOCO AUTÔNOMO, EQUIPADA COM LÂMPADA PL 8W/220V, COM TOMADA EXCLUSIVA USA
	APARELHO DE QUENA 6 BOCAS SEM FORNO
	TUBULAÇÃO DE COBRE Ø15mm
	EXTINTOR DE FÓSFORO (PQS 6kg)
	EXTINTOR DE GÁS CARBÔNICO (COF 6kg)
	CENTRO GEOMÉTRICO
	ENCAMINHAMENTO MÁXIMO ATE A SAIDA
	ENCAMINHAMENTO MÁXIMO ATE O EXTINTOR

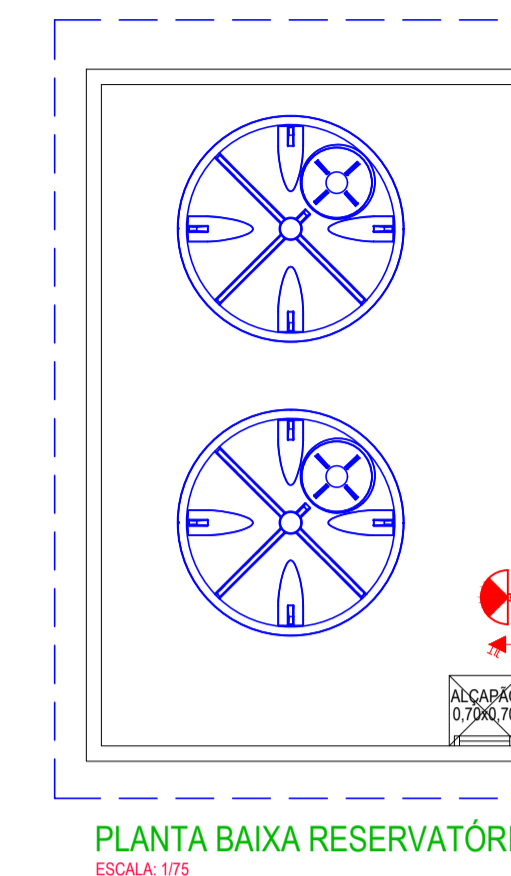

PLANTA BAIXA RESERVATÓRIO  
ESCALA: 1/15

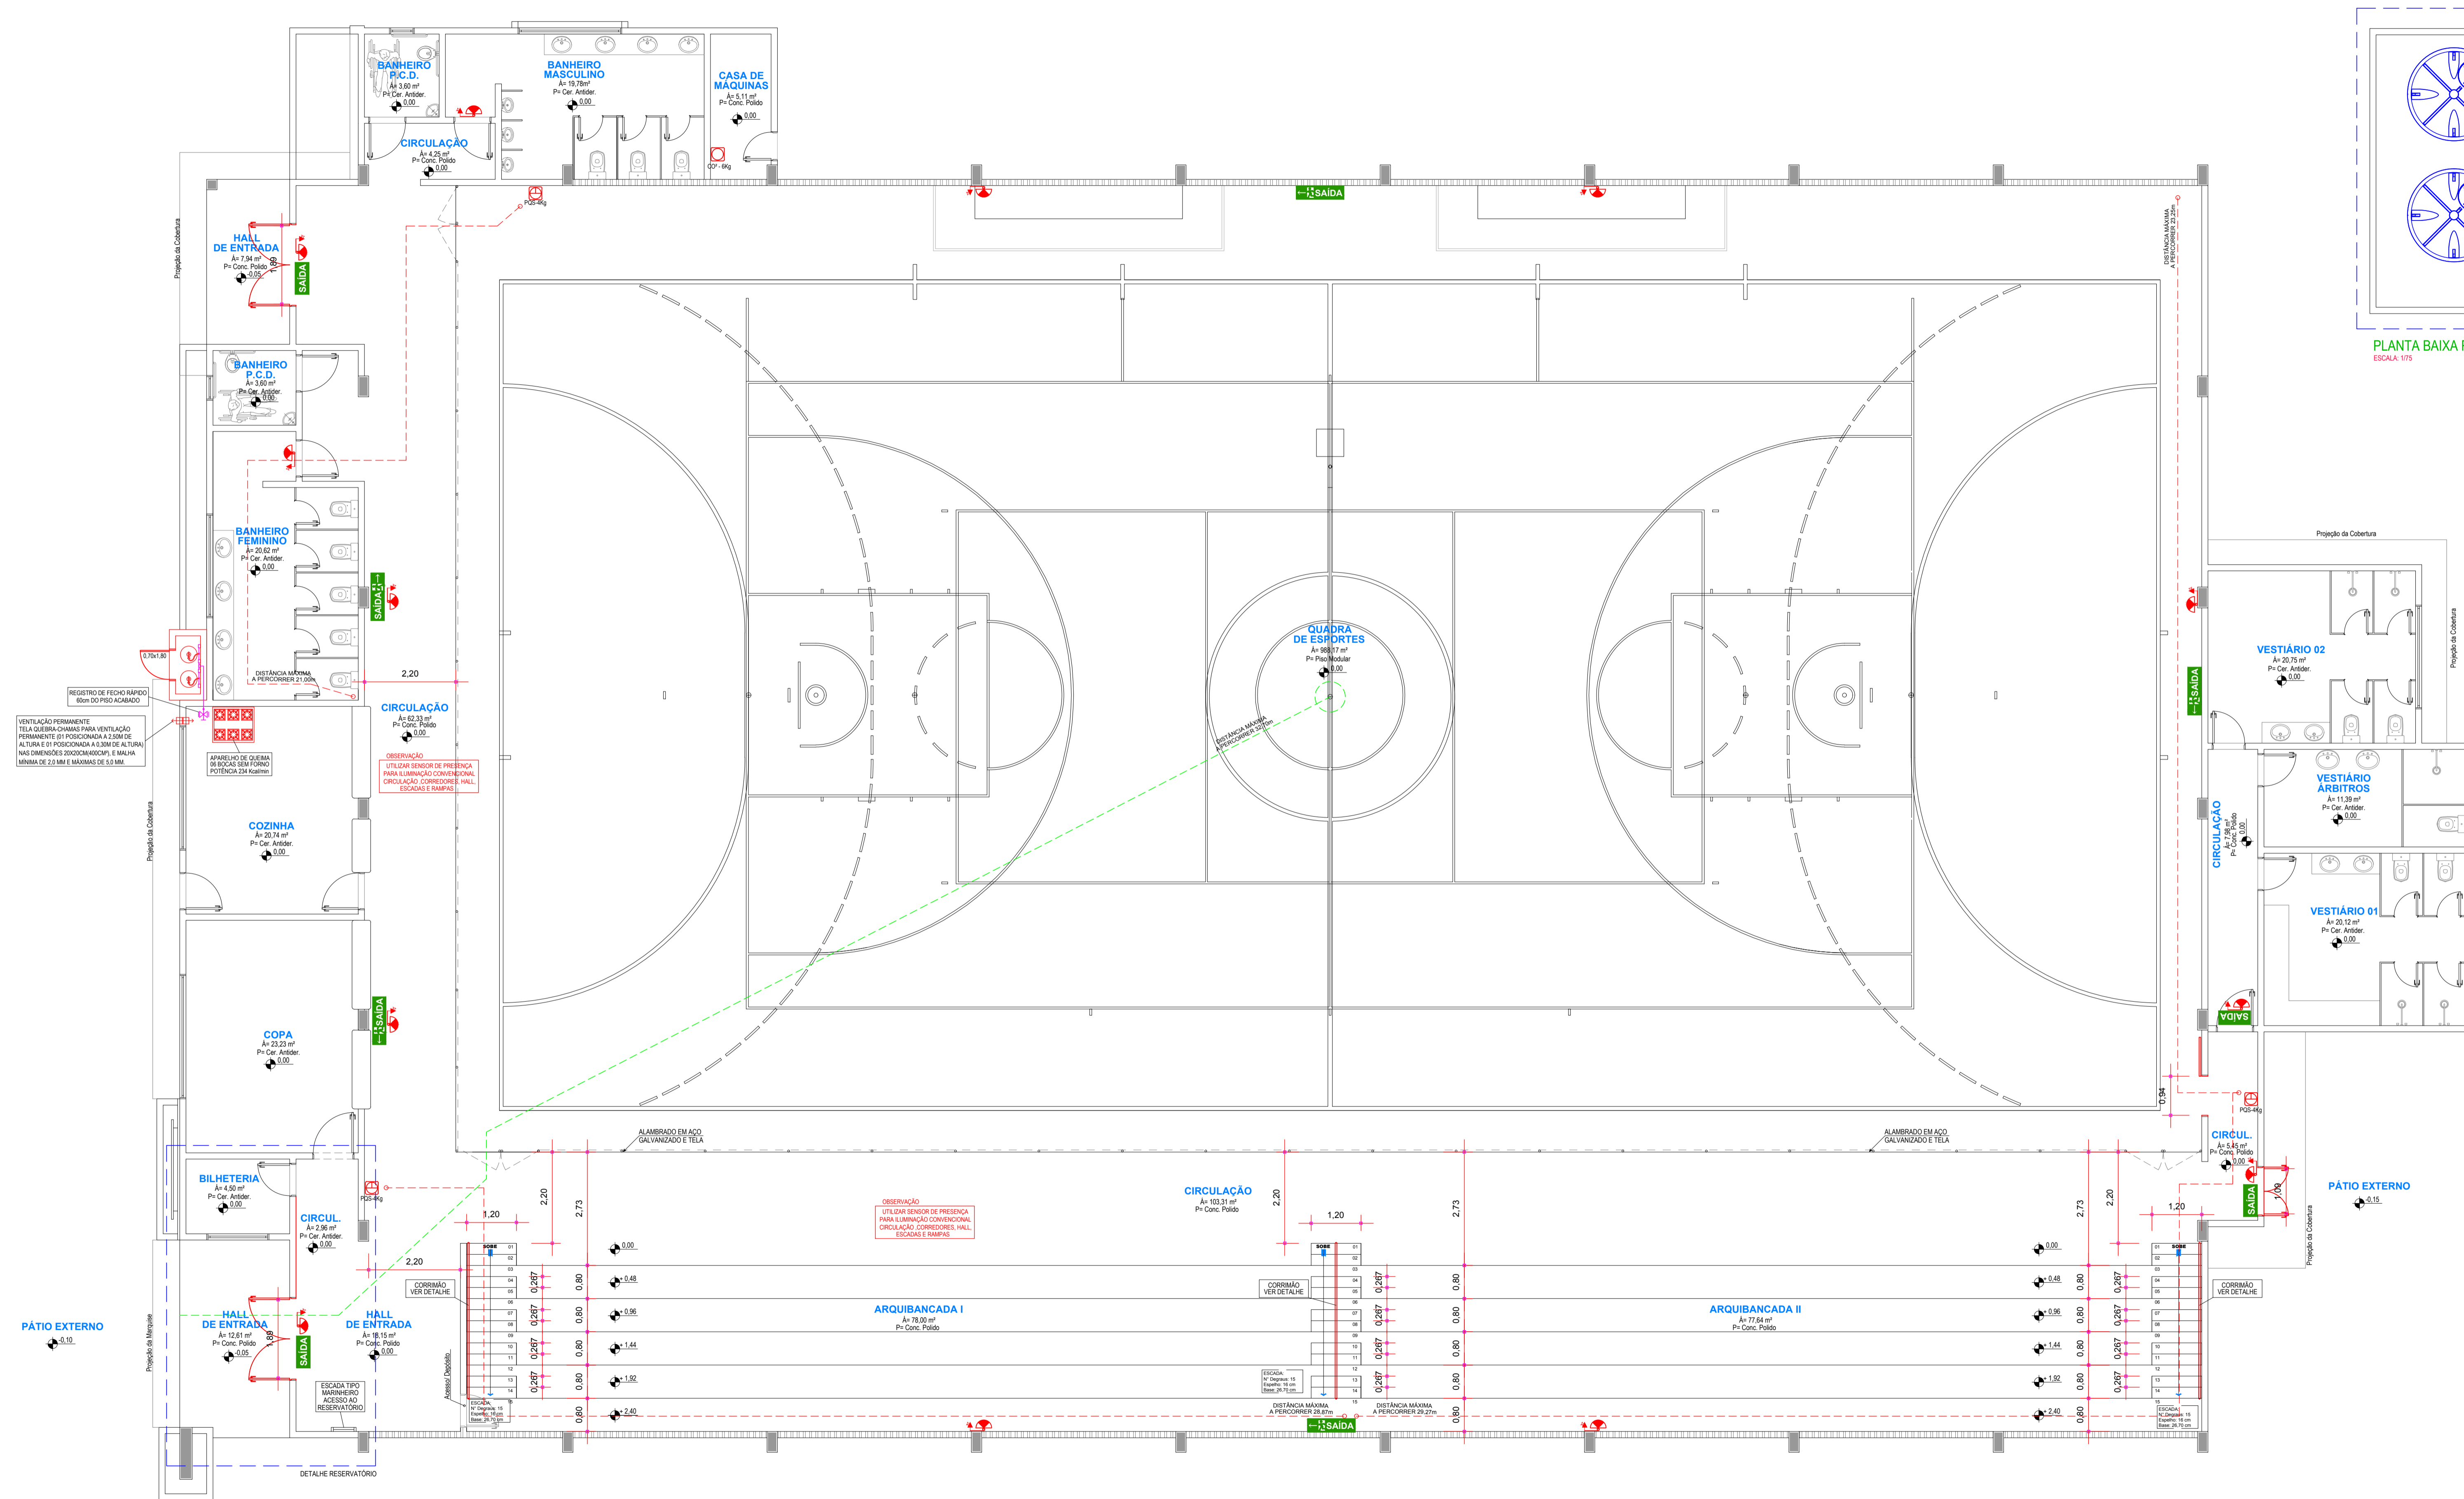

PLANTA BAIXA PAVIMENTO TERREO  
ESCALA: 1/15

OBS.: TODAS AS UNIDADES DE MEDIDA DO PRESENTE PROJETO ESTÃO EM METROS.  
CARIMBOS / APROVAÇÕES

É PROIBIDA A REPRODUÇÃO TOTAL OU PARCIAL DESTE PROJETO, SEM A AUTORIZAÇÃO DA EMPRESA PROJETISTA.  
LEI Nº 5194 DE 24/12/1966 (ART. 17 E 18) / LEI 9610 DE 19/02/98 (ART. 7 INCISO X)

EMPRESA CONTRATADA	RESPONSÁVEL TÉCNICO	PROPRIETÁRIOS
AZEVEDO PROJETOS E ACESSORIA CNPJ Nº: 31.219.692/0001-97	TIAGO PONATH ARQUITETO E URBANISTA CAU A121305-9	MUNICÍPIO DE ANCHIETA PROPRIETÁRIO CNPJ Nº: 83.024.687/0001-22

OBRA: ENFEREIRO  
**GINÁSIO DE ESPORTES**  
RUA OLÍMPIO DAL MAGRO S/N, CENTRO - MUNICÍPIO DE ANCHIETAS/SC

PROPRIETÁRIO: MUNICÍPIO DE ANCHIETA

PROJETO: PREVENTIVO CONTRA INCÊNDIO - PPCI

AUTORA: TIAGO PONATH ARQUITETO E URBANISTA CAU A121305-9	DES: AZEVEDO 340321861233
CONTEÚDO DA PRONCHIA: - PLANTA BAIXA PAV. TERREO - PLANTA BAIXA RESERVATÓRIO - LEGENDA	ESCALA: INDICADA DATA: SETEMB/2021